



SISTEMA DE MEDICION

ESC: 2:1

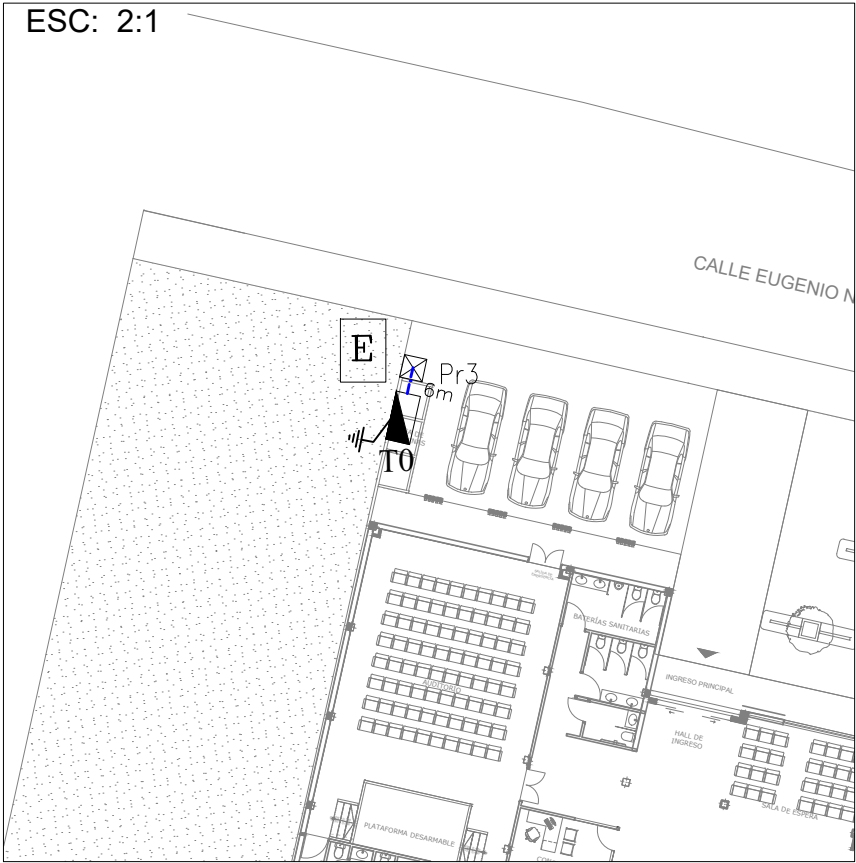


COORDENADAS

MEDIDOR	E	N
MEDIDOR	678392.6	9983515.7

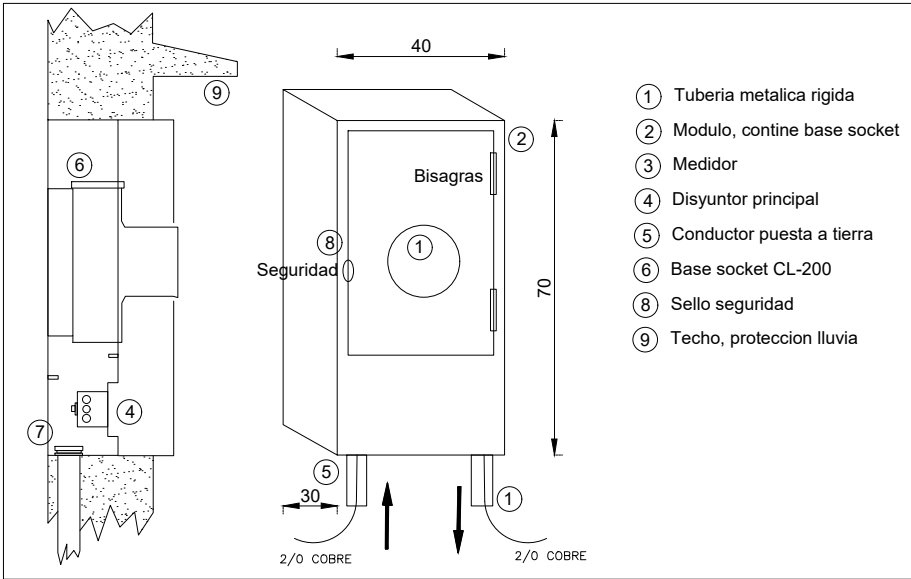


NOTA:
EL SISTEMA DE MEDICION DEBERA SEGUIR LOS LINEAMIENTOS DEL:
"MANUAL PARA LA INSTALACION DE LA ACOMETIDA Y SISTEMA DE MEDICION A LOS CONSUMIDORES DE CNEL EP"


DIAGRAMA UNIFILAR

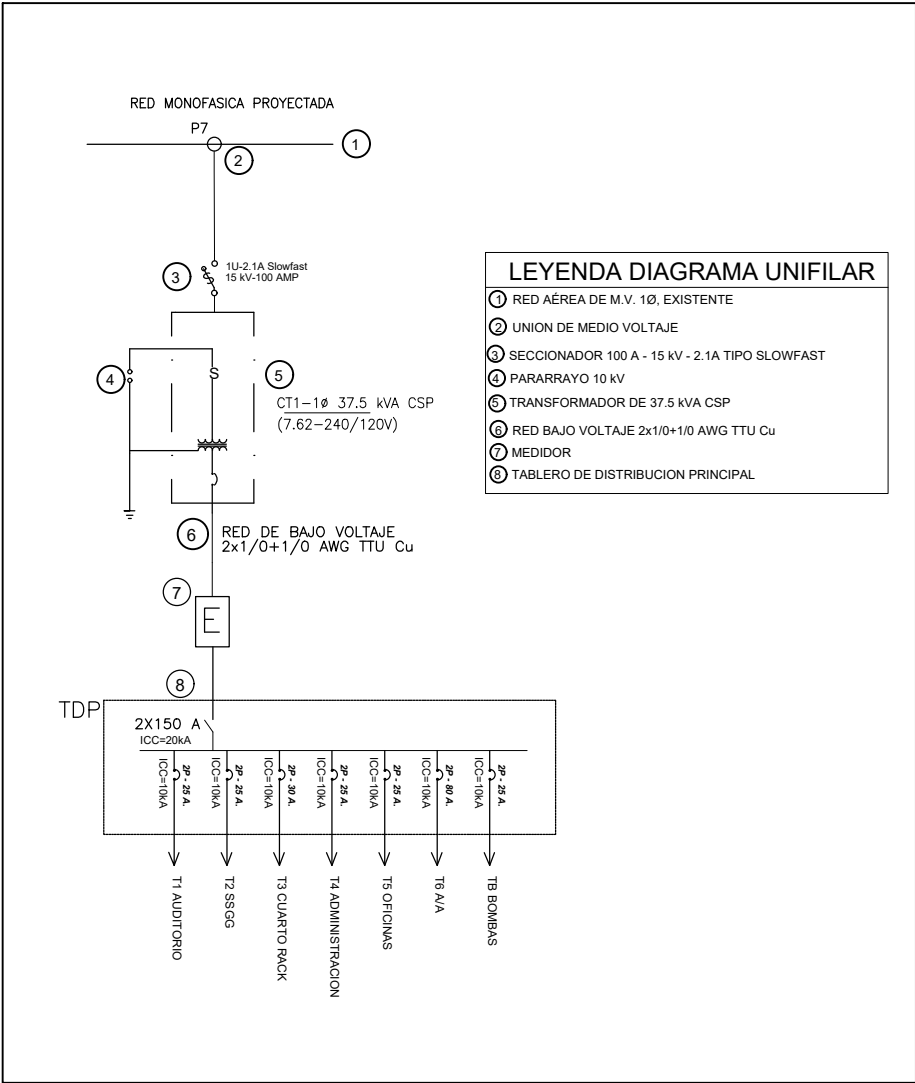

UBICACIÓN

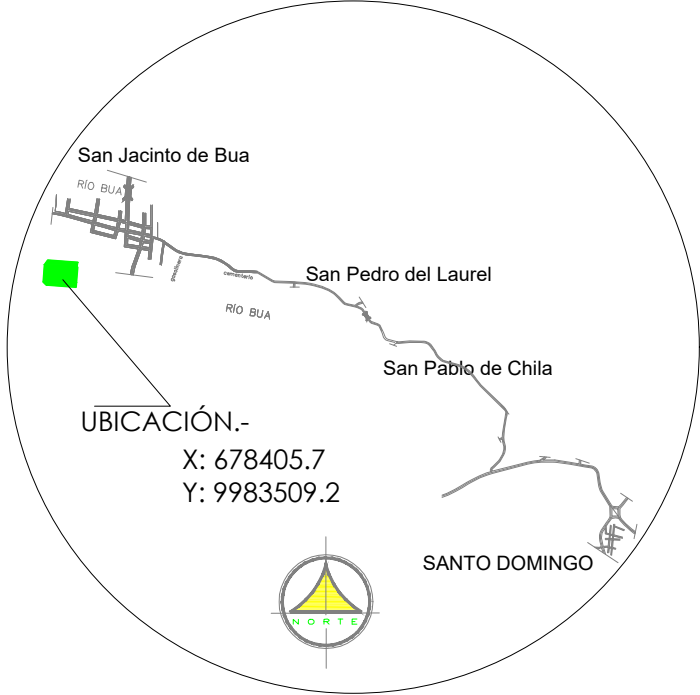

DETALLE UBICACIÓN MEDIDOR REFERENCIAL

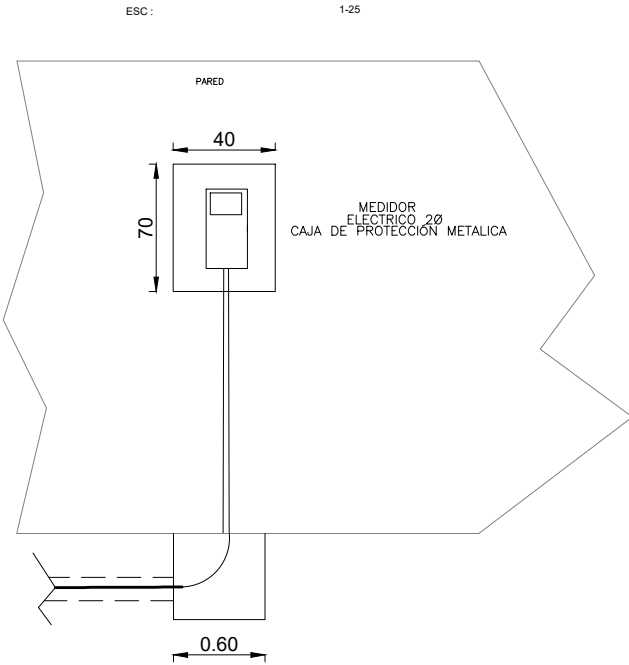

CNEL EP UNIDAD DE NEGOCIO SANTO DOMINGO

SELLOS DE APROBACIÓN	PROYECTO ELÉCTRICO "CONSTRUCCIÓN DE PLATAFORMAS ADMINISTRATIVAS DE LA EPM-RPSD" (SAN JACINTO DEL BUA) SISTEMA DE MEDICION		
	PROYECTO:	FECHA: NOVIEMBRE 2024	PROYECTO No.: 318-PART-2024
	ING. CRISTIAN BORBOR CASTILLO Reg. 029-P-2015		SUBESTACIÓN: Vía Quevedo
	FINANCIAMIENTO: EPM-RPSD	REVISADO POR: ING. A. Guevara	CIRCUITO: Circuito 6
		ESCALA: 1 : 500	HOJA: 4 DE 4